



LEGENDA
 nuovo impianto tecnologico (cogeneratore)

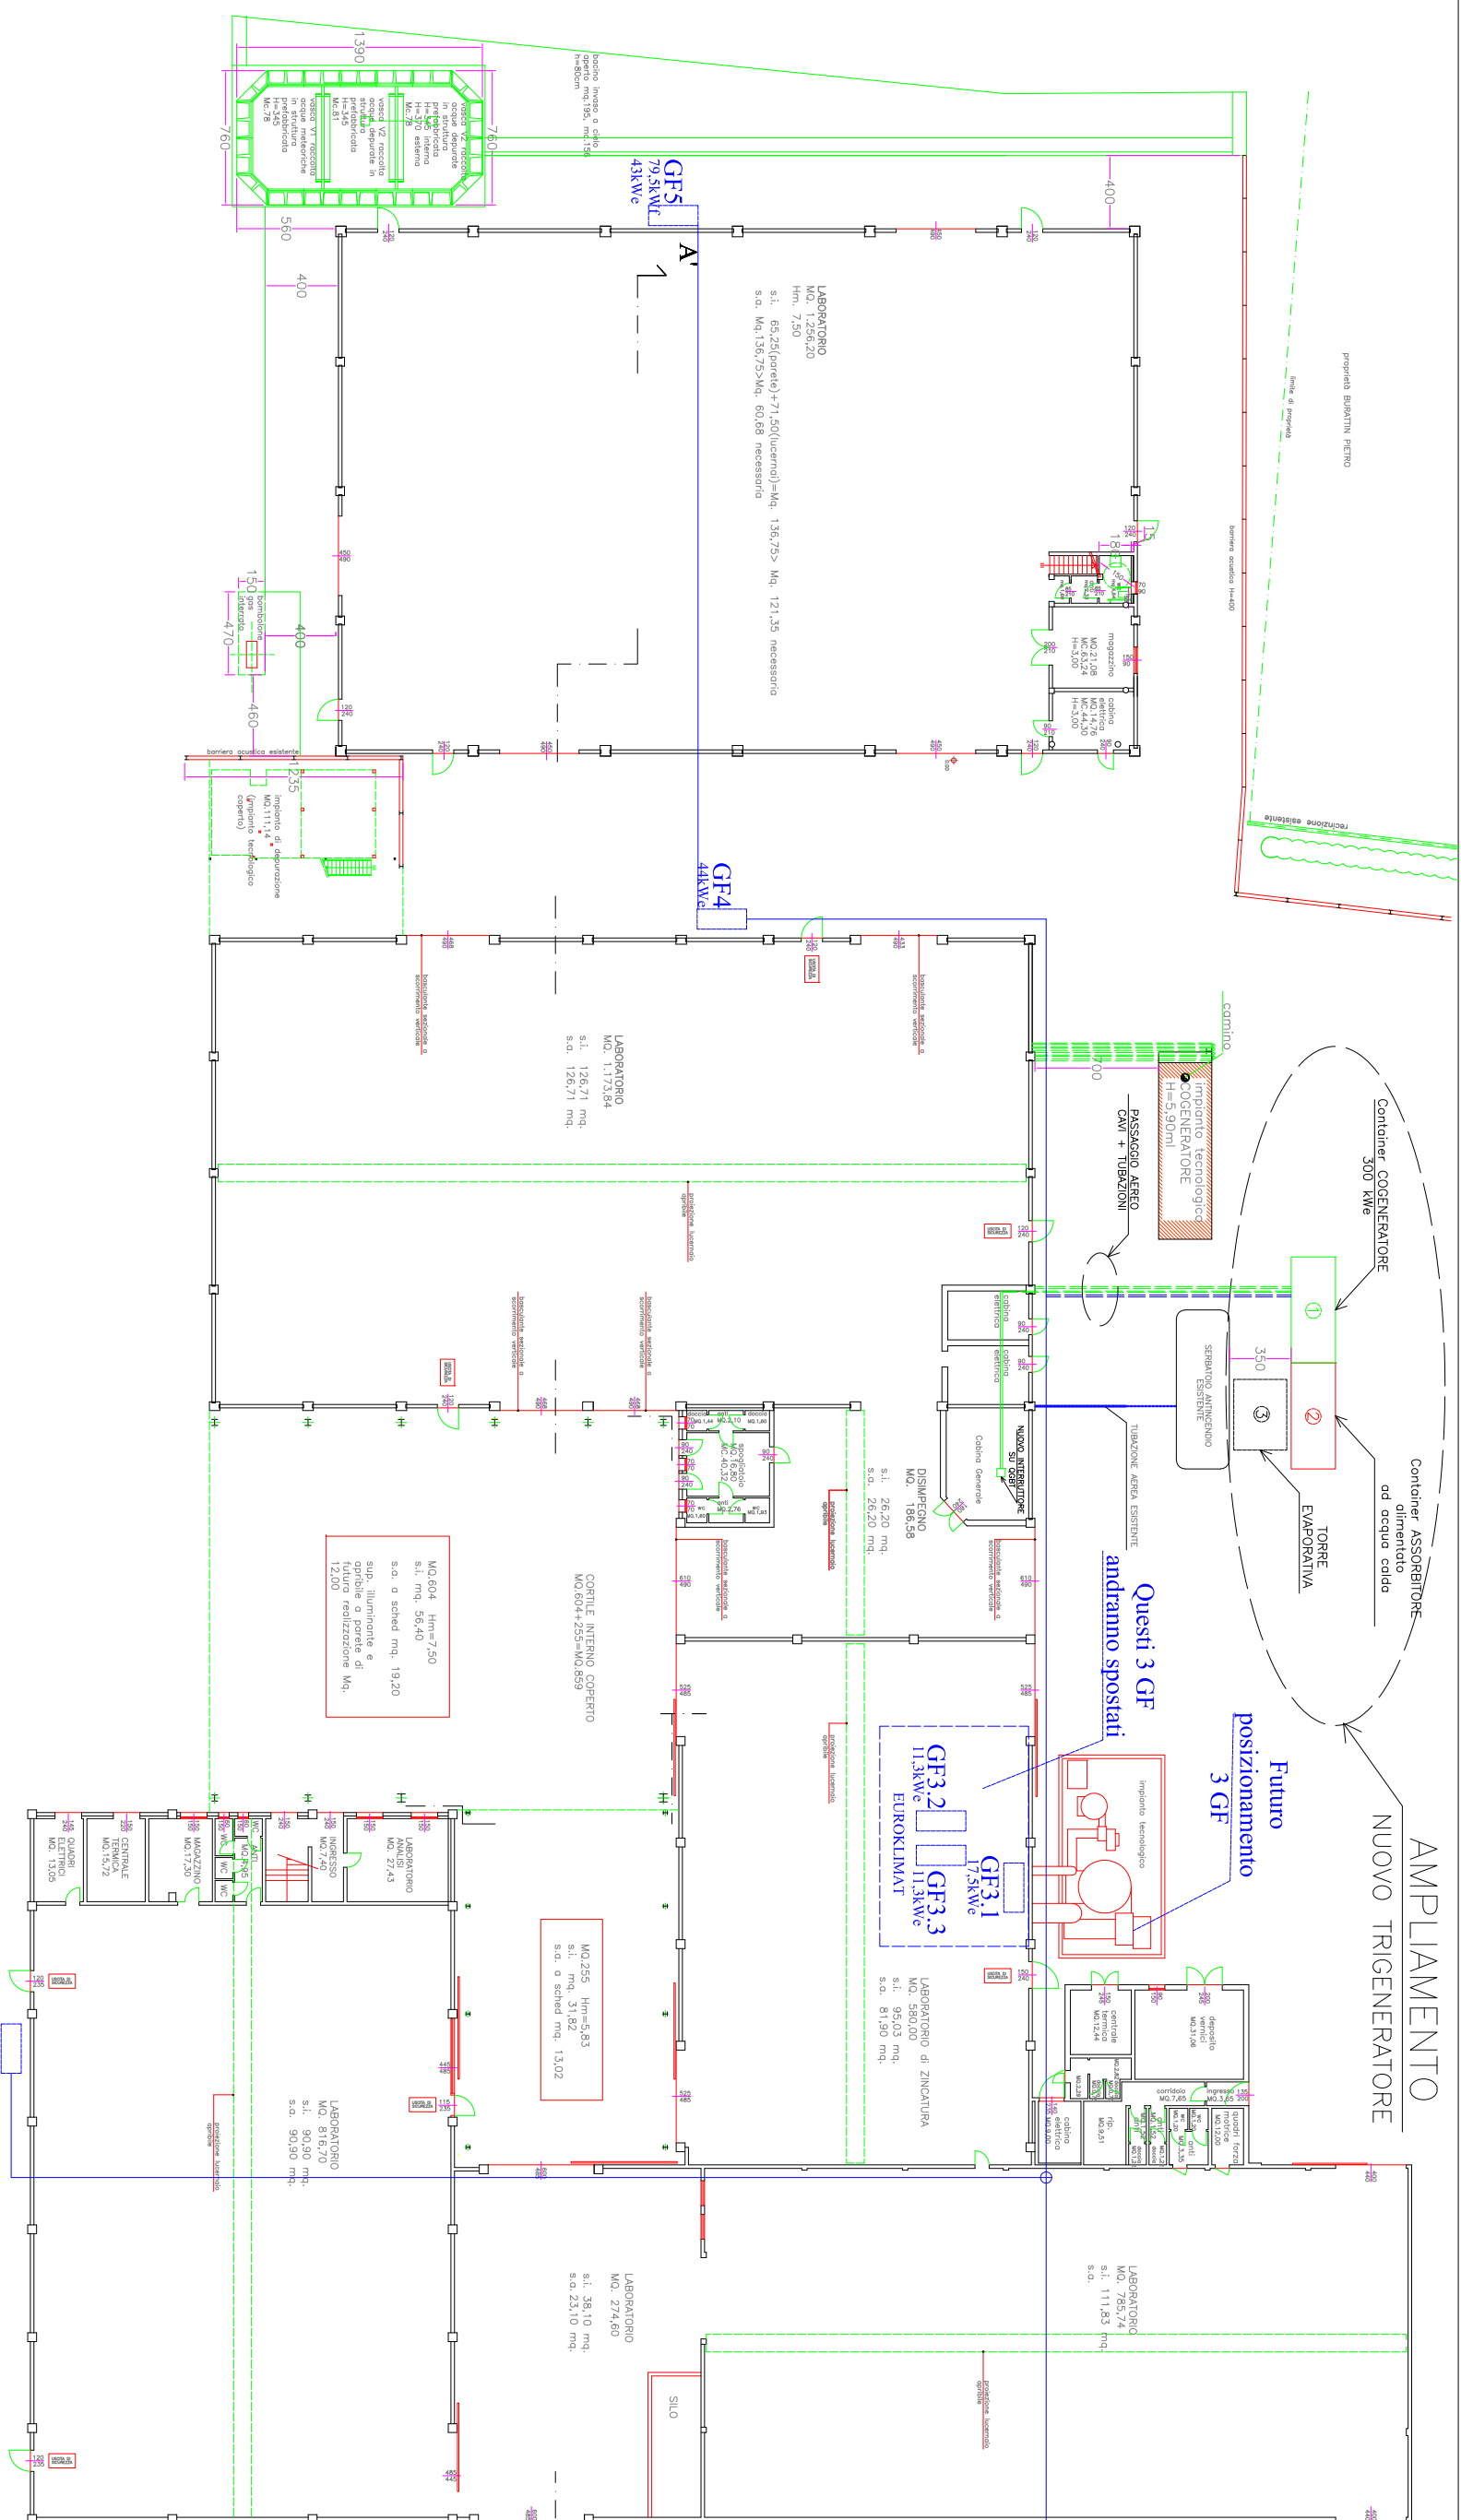

PIANTA PIANO TERRA
 SCALA 1:200

CLIENTE ZINCATURA NAZIONALE Via Toriolo 32 30030 VICONOVO (VE)	TITOLO PUNNETTARIA IMPIANTO TRIGENERAZIONE 300 KW	PROGETTISTA Altaggio 01 all'offerta n. 405	DATA 20/06/2021
DESCRIZIONE IMPIANTO DI TRIGENERAZIONE 300 KW			
		Via del Progresso, 5 - 30027 Numerica Veneta (VI) 044 1 760113	